

Usługi Projektowe

mgr inż. Leszek Kielin 22-400 Zamość ul Partyzantów 61
tel. 084 6386489, NIP 922-164-08-95

Stadium : PROJEKT BUDOWLANY

Branża : drogowa, sanitarna, elektryczna, telekomunikacyjna

Inwestor : Gmina Lesznowola
 05-506 Lesznowola
 ul Gminnej Rady Narodowej 60

Temat : Budowa ulicy Zdrowotnej i ulicy Ludowej, budowa kanalizacji deszczowej, przebudowa sieci NN, budowa oświetlenia ulicznego, usunięcie kolizji w sieci telefonicznej; miejscowość Marysin gmina Lesznowola.

- Ulica Zdrowotna długości 366,37 m – droga gminna nr G280396W ,
- Ulica Ludowa długości 494,91 m - droga gminna nr D280297W ,

Działki : ulica Ludowa : 16[16/1;16/2]; 17/1[17/3;17/4]; 17/2[17/5;17/6]; 18[18/1;18/2]; 19[19/1;19/2]; 20/1[20/3;20/4]; 84/1; 22/1[22/7;22/8]; 23/21; 24/6; 25/1[25/2;25/3]; 26/1; 27/1; 27/2; 27/6[27/8;27/9];14; 1/15; 2/5; 3/14; 83; 7/7; 4/1[4/16;4/16]; 7/2[7/8;7/9]; 8/16; 9/3; 10/2[10/4;10/5]; 11/13[11/18;11/19]; 11/2[11/14;11/15]; 13[13/1;13/2]; 12/13[12/22;12/23];

ulica Zdrowotna : 34; 27/5; 33; 30/1[30/5;30/6]; 30/2[30/3;30/4]; 31[31/1;31/2]; 32[32/1;32/2]; 33[33/1;33/2;33/3]; 36/9; 36/1[36/13;36/14]; 36/2[36/15;36/16]; 36/3[36/17;36/18]; 36/4[36/19;36/20]; 36/10;; 37[37/1;37/2]; 38[38/1;38/2];

Ulica Karmazynowa : 3/9; 2/3[2/7;2/8]

Działki do czasowego zajęcia /przyłącza energetyczne/ :

Ulica Ludowa : 4/1; 4/13; 9/4; 10; 11/13; 12/3; 13; 17/1; 17/2; 18; 19; 22/1; 23/14; 24/7; 26/9; 82/4; 84/2;

Ulica Zdrowotna : 27/2; 27/3; 27/4; 31; 36/1; 36/4; 38;

Działki do czasowego zajęcia /budowa zjazdów indywidualnych/ :

Ulica Ludowa : 23/14; 9/4; 11/13; 13; 12/13; ulica Zdrowotna : 27/3; 27/4; 33; 31;

Działki do czasowego zajęcia /wylot nr 1 ul Karmazynowa dz. nr 2/3; wylot nr 2 ul Zdrowotna dz. nr 33 /.

Projektował : mgr inż. Leszek Kielin

br. drogowa Nr upr. BGPK-VI-8387/3/90

Sprawdził : Andrzej Małyszek
 br. drogowa Nr upr. LUB/0039/PWOD/05

Projektował : mgr inż. Jadwiga Kielin

br. sanitarna Nr upr. LUB/0010/POOS/05

Sprawdził : mgr inż. Marianna Michałkiewicz

br. sanitarna Nr upr. UANB-II-7342/68/93

Projektował : mgr inż. Szymon Krukowski

br. elektryczna Nr upr. LUB/0079/POE/11

Sprawdził : inż. Janusz Łuczka

br. elektryczna Nr upr. GP-II-7342/94/94

Projektował : Wojciech Grzesiak

br. telekomunikacyjna Nr upr. 266/2/94

Sprawdził : mgr inż. Grzegorz Girmakowski

br. telekomunikacyjna Nr upr. 02477/04/U

SPIS TREŚCI

I.	Strona tytułowa.....	1
II.	Spis treści.....	2-6
III.	Uprawnienia, izby, oświadczenia projektantów i sprawdzających.....	7-31
IV.	TOM I Projekt zagospodarowania terenu-	32
	Projekt budowlano- wykonawczy na budowę ul. Zdrowotnej na odcinku od ul. Krakowskiej do ul. Ludowej oraz ul. Ludowej wraz z kanalizacją deszczową w miejscowości Marysin.....	
	• Opis techniczny.....	33-40
	• Orientacja.....	41
	• Projekt Zagospodarowania terenu- rysunek Rys. 1- Mapy elektroniczne.....	42-44
	• Część formalno- prawna.....	45
	• Wypis i wyrys z miejscowego planu zagospodarowania przestrzennego znak:RUP.6727.1.102.2013.BL z dnia 21.03.2013	46-59
	• Opinia znak WA 5183.1.15.2013.MW z dnia 18.02.2014 r MWKZ w Warszawie	60
	• Opinia nr 1711/2013 z dnia 02.12.2013 r. i nr 397/2014 z dnia 28.03.2014 r z uzgodnienia dokumentacji projektowej przez Starostę Piaseczyńskiego	61-69
	• Upoważnienie z dn. 29.04.2013r.	70
	• Zgoda na nową lokalizację kapliczki z dn. 12.06.2013r.	71
	• Opinia znak W-Z-PP.4334.135.13.MB z dnia 04.09.2013 ZWM w Warszawie	72
	• Pismo Dyrektora Regionalnego Zarządu Gospodarki Wodnej w Warszawie znak TC-U-0213-1755-2013 z dnia 08.XI.2013 r	73
	• Uzgodnienie RDM.272.2.14.3.2012.2013 z dnia 04.11.2013 UGL w sprawie organizacji ruchu	74
	• Warunki Mazowieckiej Spółki Gazownictwa sp.z o.o. Znak: WTMD/443/2013 z dn. 06.05.2013	75-77
	• Warunki Wojewódzkiego Zarządu Melioracji i Urządzeń Wodnych w Warszawie ,Oddział w Warszawie ,Inspektorat w Piasecznie znak W/IPI-4105.L.70.AB/13 z dnia 23.05.2013 r	78-81
	• Warunki znak DOO.400.83.2013 z dnia 13.06.2013 r82 Lesznawolskiego Przedsiębiorstwa Komunalnego w sprawie usunięcia ewentualnych kolizji z siecią kanalizacji sanitarnej i wodociągową	
	• Pismo znak: ŚRL.6341.21.2014.DR Starosty Piaseczyńskiego; Decyzja nr 255/2014 z dn. 11.08.2014 dot. pozwoleń wodnoprawnych;	83-88
	• Warunki PGE znak RE-2/RP/AN/OW/3724/2964 /13 w sprawie usunięcia kolizji z dnia 28.05.2013 r oraz z dnia 19.06.2013 , znak: RE-2/RP/AN/OW/3724/2964/13 z dn. 30.07.2013r.	89-93
	• Warunki RDM.272.2,14.4.2012.2013 z dnia 10.12.2013r dot. oświetlenia	94
	• Decyzja GDDKiA-O/WA.Z.3.u.435/200/2014 z dn. 07.02.2014	95-96
	• Umowy i zgody na udostępnienie nieruchomości w celu budowy	

urządzeń energetycznych i przyłączy	97-151
• Warunki Orange znak TOTTCSAU/TN.2111-WT18532/13 z dnia 14.06.2013 r na przebudowę sieci telekomunikacyjnej	152-154
V. TOM II Projekt Architektoniczno- Budowlany-	155
Projekt budowlano- wykonawczy na budowę ul. Zdrowotnej na odcinku od ul. Krakowskiej do ul. Ludowej oraz ul. Ludowej wraz z kanalizacją deszczową w miejscowości Marysin.....	
CZĘŚĆ OPISOWA	156
1. BRANŻA DROGOWA.....	157
• Opis techniczny.....	158-172
• Informacja o bezpieczeństwie i ochronie zdrowia.....	173-175
2. BRANŻA SANITARNA.....	176
• Opis techniczny.....	177-191
• Informacja BIOZ.....	191-192
3. BRANŻA ELEKTRYCZNA.....	193
a) Sieć kablowa nn, przyłącza.....	194
• Opis techniczny.....	195-198
• Informacja dotycząca bezpieczeństwa i ochrony zdrowia.....	198-200
• Obliczenia techniczne.....	200-202
• Zestawienie materiałów.....	203-204
• Zestawienie materiałów do demontażu.....	205
b) Oświetlenie kablowe.....	206
• Opis techniczny.....	207-210
• Informacja dotycząca bezpieczeństwa i ochrony zdrowia.....	210-211
• Obliczenia techniczne.....	212-213
• Zestawienie materiałów.....	214
4. BRANŻA TELEKOMUNIKACYJNA.....	215
• Opis techniczny- część budowlana.....	216-217
• Informacje dotyczące bezpieczeństwa i ochrony zdrowia.....	217-218
• Opis techniczny- część wykonawcza.....	219-221
CZĘŚĆ RYSUNKOWA	222
1. BRANŻA DROGOWA	223
• Rys. D1A Plan sytuacyjny, ul. Ludowa; Skala 1: 500.....	224
• Rys. D1B Plan sytuacyjna, ul. Zdrowotna; Skala 1: 500.....	225
• Rys. D2 Profil podłużny ul. Ludowa; Skala 1: 100/ 500.....	226
• Rys. D3 Profil podłużny ul. Zdrowotna; Skala 1: 100/ 500.....	227
• Rys. D4 Przekroje poprzeczne, ul. Ludowa; Skala 1: 100.....	228
• Rys. D5 Przekroje poprzeczne, ul. Zdrowotna; Skala 1: 100.....	229

- Rys. D6 Przekroje normalne i konstrukcyjne; Skala 1: 50; 1: 10..... 230
- Rys. D7 Szczegół zjazdu indywidualnego; Skala 1: 50; 1: 25..... 231
- Rys. D8 Szczegół progu zwalniającego P-25; Skala 1: 50..... 232
- Rys. D9 Przekrój podłużny i poprzeczny przepustu, ul. Zdrowotna;
Skala 1: 100..... 233

2. BRANŻA SANITARNA..... 234

- Rys. S1A Plan sytuacyjny, ul. Ludowa; Skala 1: 500..... 235
- Rys. S1B Plan sytuacyjny, ul. Zdrowotna; Skala 1: 500..... 236
- Rys. S1C Plan sytuacyjny, ul. Karmazynowa; Skala 1: 500..... 237
- Rys. S2A Profil podłużny kanalizacji deszczowej w ul. Karmazynowej;
Skala 1: 100/ 500..... 238
- Rys. S2B Profil podłużny kanalizacji deszczowej w ul. Ludowej
i ul. Zdrowotnej; Skala 1: 100/ 500..... 239
- Rys. S2C Profil podłużny kanalizacji deszczowej w ul. Ludowej;
Skala 1: 100/ 500..... 240
- Rys. S2D Profil podłużny kanalizacji deszczowej w ul. Zdrowotnej;
Skala 1: 100/ 500..... 241
- Rys. S3A Profil podłużny przykanalików deszczowych w ul. Ludowej;
Skala 1: 100/ 250..... 242
- Rys. S3B Profil podłużny przykanalików deszczowych w ul. Ludowej;
Skala 1: 100/ 250..... 243
- Rys. S3C Profil podłużny przykanalików deszczowych w ul. Zdrowotnej;
Skala 1: 100/ 250..... 244
- Rys. S4 Rzut poziomy wylotu W1 wraz ze studnią wylotową
DW1(dz. Nr geod. 2/ 3); Przekrój II:II; III:III;
Skala 1: 50; Przekrój I: I; Skala 1:25..... 245
- Rys. S5 Rzut poziomy wylotu W1 wraz ze studnią wylotową
DW1 (dz. Nr geod. 33); Przekrój II:II; Skala 1: 50;
Przekrój I: I; Skala 1:25..... 246
- Rys. S6 Przekrój podłużny- urządzenie regulacyjne i przelew.
Studnia żelbetowa systemowa D6; D6'
fi1500mm i fi1200mm wg PN-EN 1917;
Skala 1: 25..... 247
- Rys. S7 Wpust deszczowy uliczny z osadnikiem żelb. Fi50cm;
Skala 1:20..... 248
- Rys. S8 Wpusty deszczowe wg DIN 4052 bez osadnika z
koszem- KL25; KP26; KL27; KP28; H=850mm;
Skala 1: 20..... 249
- Rys. S9 Podłączenie wpustu deszczowego KL1; KL3
bez osadnika z koszem do studzienki osadnikowej
fi425 z rurą teleskopową; Skala 1: 20..... 250
- Rys. S10 Faserfix POINT SUPER 40/ 40, studzienki punktowe, kl. E600
komplet z mufą przyłączeniową z uszczelką DN150, z syfonem

i osadnikiem z tworzywa 1-częściowa, z rusztem żeliwnym kratowym GUGI MW 15/ 25, czarnym; Skala 1: 20.....	251
• Rys. S11 Studnie żelbetowe systemowe D1; D2; D3; D20; D22; D23- fi1200mm; fi1500mm wg PN-EN 1917 z osadnikiem; Skala 1: 25.....	252
• Rys. S12 Studnia żelbetowa lub betonowa systemowa fi1200mm; fi1500mm wg PN-EN 1917; Skala 1: 25.....	253
• Rys. S13 Studzienka drenażowa osadnikowa fi425mm z rurą teleskopową; Sd1; Skala 1: 20.....	254
• Rys. S14 Szczegół posadowienia rury.....	255
• Rys. S15 Profil podłużny kolektora zbierającego sączków nr 47, 45, 43, 41 w ul. Karmazynowej; Skala 1: 100/ 500.....	256
• Rys. S16 Zabezpieczenie drenażu na czas budowy kd.....	257
• Rys. S17 Szczegół obudowy wykopów.....	258
• Rys. S18A Schematy króćców w studniach kanalizacji deszczowej; Skala 1: 25.....	259
• Rys. S18B Schematy króćców w studniach kanalizacji deszczowej; Skala 1: 25.....	260
• Rys. S19 Szczegół schodów do studni wylotowej DW1.....	261
• Rys. S20 Zabezpieczenie kolizji.....	262
3. BRANŻA ELEKTRYCZNA.....	263
a) Sieć kablowa nn, przyłącza.....	264
• Rys. E01 Linia kablowa niskiego napięcia i przyłącza ST. TR. -0771 ul. Zdrowotna, ST. TR. -1638 ul. Ludowa; Skala 1: 500.....	265
• Rys. E02 Linia kablowa niskiego napięcia i przyłącza ST. TR. -0771 ul. Zdrowotna, ST. TR. -1638 ul. Ludowa; Skala 1: 500.....	266
• Rys. E03 Linia kablowa niskiego napięcia i przyłącza ST. TR. -0771 ul. Zdrowotna, ST. TR. -1638 ul. Ludowa; Skala 1: 10.....	267
• Rys. E04 Demontaż linii napowietrznych i linii kablowych niskiego napięcia oraz przyłączy napowietrznych i przyłączy ST. TR. ul. Zdrowotna; Skala 1: 500.....	268
• Rys. E05 Demontaż linii napowietrznych i linii kablowych niskiego napięcia oraz przyłączy napowietrznych i przyłączy ST. TR. ul. Ludowa; Skala 1: 500.....	269
b) Oświetlenie kablowe.....	270
• Rys. E01 Oświetlenie ulicy Zdrowotnej i Ludowej ST. TR. -0771 ul. Zdrowotna; Skala 1: 500.....	271
• Rys. E02 Oświetlenie ulicy Zdrowotnej i Ludowej ST. TR. -0771 ul. Ludowa; Skala 1: 500.....	272
• Rys. E03 Schemat ideowy oświetlenia ulicy Zdrowotnej i Ludowej ST. TR. -0771 ul. Zdrowotna; Skala 1: 10.....	273

4. BRANŻA TELEKOMUNIKACYJNA.....	274
• Rys. 1 Załącznik mapowy ZUDP, ul. Zdrowotna; Skala 1: 500.....	275
• Rys. 1 Załącznik mapowy ZUDP, ul. Ludowa; Skala 1: 500.....	276
• Rys. 1 Plan budowy kanalizacji kablowej i zabezpieczenia kabli ziemnych; Skala 1: 500.....	277
• Rys. 2 Plan budowy kanalizacji kablowej i zabezpieczenia kabli ziemnych; Skala 1: 500.....	278
• Rys. 3 Plan budowy kanalizacji kablowej i zabezpieczenia kabli ziemnych; Skala 1: 500.....	279
• Rys. 4 Plan budowy kanalizacji kablowej i zabezpieczenia kabli ziemnych; Skala 1: 500.....	280
• Rys. 5 Plan budowy kanalizacji kablowej i zabezpieczenia kabli ziemnych; Skala 1: 500.....	281
• Rys. 6 Plan przebudowy kabli telekomunikacyjnych; Skala 1: 500.....	282
• Rys. 7 Plan przebudowy kabli telekomunikacyjnych; Skala 1: 500.....	283

**UPRAWNIENIA, IZBY, OŚWIADCZENIA
PROJEKTANTÓW I SPRAWDZAJĄCYCH**

Nr ewid. BGPK-VI-8387/3 /90

STWIERDZENIE

PRZYGOTOWANIA ZAWODOWEGO DO PEŁNIENIA SAMODZIELNEJ FUNKCJI TECHNICZNEJ W BUDOWNICTWIE

Na podstawie §13 ust.1 pkt 3 lit.b
rozporządzenia Ministra Gospodarki Terenowej i Ochrony Środowiska z dnia
20 lutego 1975 r. w sprawie samodzielnych funkcji technicznych
w budownictwie (Dz. U. Nr 8, poz. 46) stwierdza się, że

Ob. Leszek Władysław K I E L I N

- mgr inżynier budownictwa

urodzony dnia 26 sierpnia 1955 r. w Szczytnie

ma przygotowanie zawodowe upoważniające do wykonywania samodzielnej

funkcji projektanta

konstrukcyjno-inżynierskiej w zakresie dróg i lotniskowych dróg
w specjalności startowych oraz manipulacyjnych

Ob. Leszek Władysław K i e l i n jest upoważniony do:

sporządzania projektów budowli dróg, lotniskowych dróg startowych
i manipulacyjnych oraz typowych mostów i przepustów.

Kielin Leszek
22-400 Zamość, ul. Partyzantów 61
NIP 922-164-08-95, REGON 95120776
tel. 501 790 334


Za zgodność
z oryginałem

DYREKTOR WYDZIAŁU

mgr inż. arch. Wiktor Wilk

Otrzymuje:

1. Ob. Leszek Kielin
zam. Zamość,
ul. Konopnickiej 6/7.
2. a/a.

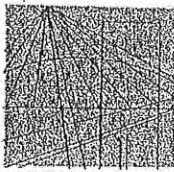

LUBELSKA
OKRĘGOWA
IZBA
INŻYNIERÓW
BUDOWNICTWA

Lublin, dnia 1 czerwca 2005 r.

LOIB.OKK.7131/12/05

DECYZJA

Na podstawie art. 24 ust. 1 pkt. 2 ustawy z dnia 15 grudnia 2000 r. o samorządach zawodowych architektów, inżynierów budownictwa oraz urbanistów / Dz. U. z 2001 r. Nr 5, poz. 42, z późn. zm. /, art. 12 ust. 3, art. 13 ust. 1 pkt. 1, art. 14 ust. 1 pkt. 2a ustawy z dnia 7 lipca 1994 r. Prawo budowlane / tekst jednolity: Dz. U. z 2000 r. Nr 106, poz. 1126 z późn. zm. /, § 9 ust. 1 rozporządzenia Ministra Gospodarki Przestrzennej i Budownictwa z dnia 30 grudnia 1994 r. w sprawie samodzielnych funkcji technicznych w budownictwie / Dz. U. z 1995 r. Nr 8, poz. 38, z późn. zm. /

Lubelska Okręgowa Komisja Kwalifikacyjna

nadaje

Panu Andrzejowi Januszowi MAŁYSZKOWI

magistrowi inżynierowi budownictwa

urodzonemu dnia 08 listopada 1955 r. w Zamościu

UPRAWNIENIA BUDOWLANE

Nr ewidencyjny : LUB/0039/POOD/05

*do projektowania bez ograniczeń
w specjalności drogi*

UZASADNIENIE

W związku z uwzględnieniem w całości zadania strony, na podstawie art. 107 § 4 K.p.a. odstępuje się od uzasadnienia decyzji. Zakres nadanych uprawnień budowlanych wskazano na odwrocie decyzji.

POUCZENIE

Od niniejszej decyzji służy odwołanie do Krajowej Komisji Kwalifikacyjnej Polskiej Izby Inżynierów Budownictwa w Warszawie, za pośrednictwem Lubelskiej Okręgowej Izby Inżynierów Budownictwa w Lublinie w terminie 14 dnia od daty jej doręczenia.

Skład orzekający Okręgowej Komisji Kwalifikacyjnej

Przewodniczący
Składu orzekającego OKK

prof. dr. hab. inż. Jan Kukielka

Członek

mgr inż. Edward Włoczopolski

Członek


mgr inż. Antoni Kasztelan

Otrzymują

1. Pan Andrzej Małyszek
ul. Brzozowa 23A/20
22-400 Zamość

2. Główny Inspektor
Nadzoru Budowlanego

3. a/a

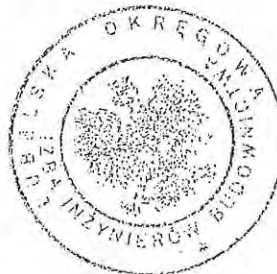

Kielin Leszek
22-400 Zamość, ul. Partyzantów 61
NIP 922-164-08-95, REGON 951207762
tel. 501 790 334

Za zgodność
z oryginałem

Na podstawie art. 12 ust. 1 pkt. 1 i art. 13 ust. 4 ustawy – Prawo budowlane w związku z § 4a ust. 1 i § 4 ust. 2 rozporządzenia Ministra Gospodarki Przestrzennej i Budownictwa

uprawnienia budowlane

Pana Andrzeja Janusza MAŁYSZKA

uprawnniają do:

- projektowania: wszystkich dróg kołowych oraz dróg przeznaczonych do ruchu i postoju statków powietrznych, łącznie z typowymi lub powtarzalnymi mostami o długości całkowitej do 10 m i przepustami,
- sprawdzania projektów budowlanych w specjalności objętej niniejszymi uprawnieniami i sprawowania nadzoru autorskiego,
- sprawowania kontroli technicznej utrzymania obiektów budowlanych bez ograniczeń.

Niniejsze uprawnienia, na podstawie § 4 ust. 4 rozporządzenia Ministra Gospodarki Przestrzennej i Budownictwa z dnia 30 grudnia 1994 r. w sprawie samodzielnych funkcji technicznych w budownictwie, stanowią podstawę do sporządzania projektów zagospodarowania działki i terenu w w/w specjalności, jeżeli całość problematyki jest przedstawiona w projekcie zagospodarowania działki lub terenu – zgodnie z art. 34 ust. 3b.

Zgodnie z § 5 ust. 3c w związku z ust. 2 pkt. 1 rozporządzenia Ministra gospodarki Przestrzennej i Budownictwa z dnia 30 grudnia 1994r. w sprawie samodzielnych funkcji technicznych w budownictwie niniejsze uprawnienia budowlane, uprawnniają również do:


- 1/ projektowania budowli oraz budynków o kubaturze mniejszej niż 1000 m³ takich jak domy jednorodzinne, obiekty gospodarcze, inwentarskie, handlowe lub usługowe:
 - a/ nie wyższych niż 12 m nad poziomem tereny lub o wysokości do 3 kondygnacji nadziemnych w odniesieniu do budynków mieszkalnych,
 - b/ zagłębionych nie więcej niż 3 m poniżej poziomu terenu i posadowionych na ławach bądź stopach fundamentowych bezpośrednio na stabilnym gruncie nośnym,
 - c/ zawierających elementy konstrukcyjne o rozpiętości do 6 m, wysięgu do 2 m lub wysokości dla jednej kondygnacji do 4,8 m,
 - d/ mających konstrukcję dla której jest właściwy schemat obliczeniowy statycznie wyznaczalny lub zawierających prostoliniowe belki i płyty ciągle obliczane jednokierunkowo,
 - e/ nie zawierających elementów konstrukcyjnych poddanych obciążeniu zmiennemu technologicznemu większemu niż 5 kN/m² a także nie wymagających uwzględnienia obciążeń zmiennych ruchomych, parcia gruntu, materiałów sypkich albo cieczy, sił sprężających oraz wpływów dynamicznych,
 - f/ nie wymagających uwzględnienia wpływu eksploatacji górniczej,

Kielin Leszek
22-400 Zamość, ul. Partyzantów 61
tel. 922-164-08-95, REGON 951207762
tel. 501 790 334

Za zgodność
z oryginałem

Przewodniczący
Składu orzekającego OKK
prof. dr hab. inż. Jan KUKIELKA



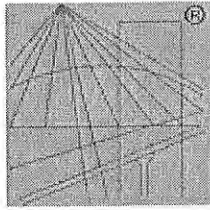

P O L S K A
I Z B A
I N Ż Y N I E R Ó W
B U D O W N I C T W A

Zaświadczenie

o numerze weryfikacyjnym:

LUB-UGL-GEA-L66 *

Pan Leszek Kielin o numerze ewidencyjnym LUB/BD/0847/01
adres zamieszkania Konopnickiej 6/7, 22-400 Zamość
jest członkiem Lubelskiej Okręgowej Izby Inżynierów Budownictwa i posiada wymagane
ubezpieczenie od odpowiedzialności cywilnej.
Niniejsze zaświadczenie jest ważne od 2014-01-01 do 2014-12-31.

Zaświadczenie zostało wygenerowane elektronicznie i opatrzone bezpiecznym podpisem elektronicznym
weryfikowanym przy pomocy ważnego kwalifikowanego certyfikatu w dniu 2013-11-26 roku przez:


Wojciech Szewczyk, Przewodniczący Rady Lubelskiej Okręgowej Izby Inżynierów Budownictwa.

(Zgodnie art. 5 ust 2 ustawy z dnia 18 września 2001 r. o podpisie elektronicznym (Dz. U. 2001 Nr 130 poz. 1450) dane w postaci
elektronicznej opatrzone bezpiecznym podpisem elektronicznym weryfikowanym przy pomocy ważnego kwalifikowanego certyfikatu są
równoważne pod względem skutków prawnych dokumentom opatrzonym podpisami własnoręcznymi.)

Leszek Kielin
Kielin Leszek
22-400 Zamość, ul. Partyzantów 61
NIP 922-164-08-95, REGON 951207762
tel. 501 790 334

**Za zgodność
z oryginałem**

* Weryfikację poprawności danych w niniejszym zaświadczeniu można sprawdzić za pomocą numeru weryfikacyjnego zaświadczenia na
stronie Polskiej Izby Inżynierów Budownictwa www.piib.org.pl lub kontaktując się z biurem właściwej Okręgowej Izby Inżynierów
Budownictwa.

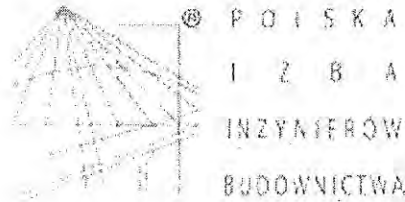

Zaświadczenie

o numerze weryfikacyjnym:

LUB-6JH-V5K-JDP *

Pan Andrzej Małyszek o numerze ewidencyjnym LUB/BD/0663/01

adres zamieszkania Brzozowa 23a/20, 22-400 Zamość

jest członkiem Lubelskiej Okręgowej Izby Inżynierów Budownictwa i posiada wymagane ubezpieczenie od odpowiedzialności cywilnej.

Niniejsze zaświadczenie jest ważne od 2014-05-01 do 2015-04-30.

Zaświadczenie zostało wygenerowane elektronicznie i opatrzone bezpiecznym podpisem elektronicznym weryfikowanym przy pomocy ważnego kwalifikowanego certyfikatu w dniu 2014-04-29 roku przez:


Wojciech Szewczyk, Przewodniczący Rady Lubelskiej Okręgowej Izby Inżynierów Budownictwa.

(Zgodnie art. 5 ust 2 ustawy z dnia 18 września 2001 r. o podpisie elektronicznym (Dz. U. 2001 Nr 130 poz. 1450) dane w postaci elektronicznej opatrzone bezpiecznym podpisem elektronicznym weryfikowanym przy pomocy ważnego kwalifikowanego certyfikatu są równoważne pod względem skutków prawnych dokumentom opatrzonym podpisami własnoręcznymi.)

* Weryfikację poprawności danych w niniejszym zaświadczeniu można sprawdzić za pomocą numeru weryfikacyjnego zaświadczenia na stronie Polskiej Izby Inżynierów Budownictwa www.piiib.org.pl lub kontaktując się z biurem właściwej Okręgowej Izby Inżynierów Budownictwa.

Za zgodność
z oryginałem

Kielin Leszek
22-400 Zamość, ul. Partyzantów 61
NIP 922-164-08-93, REGON 951207762
tel. 501 790 334

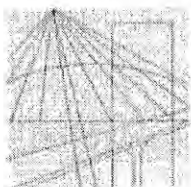

LOIB.OKK.7131 / 23 / 05

DECYZJA

Na podstawie art. 24 ust. 1 pkt. 2 ustawy z dnia 15 grudnia 2000 r. o samorządach zawodowych architektów, inżynierów budownictwa oraz urbanistów / Dz. U. z 2001 r. Nr 5, poz. 42, z późn. zm. /, art. 12 ust. 3, art. 13 ust. 1 pkt. 1, art. 14 ust. 1 pkt. 4 ustawy z dnia 7 lipca 1994 r. Prawo budowlane / tekst jednolity: Dz. U. z 2000 r. Nr 106, poz. 1126, z późn. zm. /, § 9 ust. 1 rozporządzenia Ministra Gospodarki Przemysłu i Budownictwa z dnia 30 grudnia 1994 r. w sprawie samodzielnych funkcji technicznych w budownictwie / Dz. U. z 1995 r. Nr 8, poz. 38, z późn. zm. /

Lubelska Okręgowa Komisja Kwalifikacyjna

nadaje

Pani Jadwidze Czesławie KIELIN

magistrowi inżynierowi inżynierii środowiska

urodzonej dnia 24 listopada 1954 r. w Mirczu

UPRAWNIENIA BUDOWLANE

Nr ewidencyjny : LUB/0010/POOS/05

*do projektowania bez ograniczeń
w specjalności instalacyjnej w zakresie sieci, instalacji i urządzeń cieplnych,
wentylacyjnych, gazowych, wodociągowych i kanalizacyjnych*

UZASADNIENIE

W związku z uwzględnieniem w całości zadania strony, na podstawie art. 107 § 4 K.p.a. odstępuje się od uzasadnienia decyzji. Zakres nadanych uprawnień budowlanych wskazano na odwrocie decyzji

POUCZENIE

Od niniejszej decyzji służy odwołanie do Krajowej Komisji Kwalifikacyjnej Polskiej Izby Inżynierów Budownictwa w Warszawie, za pośrednictwem Lubelskiej Okręgowej Izby Inżynierów Budownictwa w Lublinie w terminie 14 dnia od daty jej doręczenia.

Skład orzekający Okręgowej Komisji Kwalifikacyjnej

Przewodniczący
Składu orzekającego OKK

mgr inż. Franciszek Kowal

Członek

mgr inż. Henryk Wójcik

Członek

mgr inż. Kazimierz Stelmaszczuk

Otrzymują:

1. Pani Jadwiga Kielin
ul. M. Konopnickiej 6/7
22-400 Zamość
2. Główny Inspektor
Nadzoru Budowlanego
3. a/a

Kielin, Łaszek
22-400 Zamość, ul. Konopnickiej 6/7
NIP 922-164-08, REGON 1412307762
tel. 501 290 334

Zgodność
z oryginałem

Za zgodność
z oryginałem

Na podstawie art. 12 ust. 1 pkt. 1 i art. 13 ust. 4 ustawy – Prawo budowlane w związku z § 4 ust. 2 rozporządzenia Ministra Gospodarki Przestrzennej i Budownictwa

uprawnienia budowlane

Pani Jadwigi Czesławy KIELIN

 
uprawnniają do:


- projektowania, sprawdzania projektów budowlanych w specjalności objętej niniejszymi uprawnieniami i sprawowania nadzoru autorskiego,
- sprawowania kontroli technicznej utrzymania obiektów budowlanych z zastrzeżeniem art. 62 ust. 5 ustawy

bez ograniczeń.

Niniejsze uprawnienia, na podstawie § 4 ust.4 rozporządzenia Ministra Gospodarki Przestrzennej i Budownictwa z dnia 30 grudnia 1994 r. w sprawie samodzielnych funkcji technicznych w budownictwie, stanowią podstawę do sporządzania projektów zagospodarowania działki i terenu w w/w specjalności, jeżeli całość problematyki jest przedstawiona w projekcie zagospodarowania działki lub terenu – zgodnie z art. 34 ust. 3b.

Przewodniczący
Składu orzekającego OKK


mgr inż. Franciszek Kował

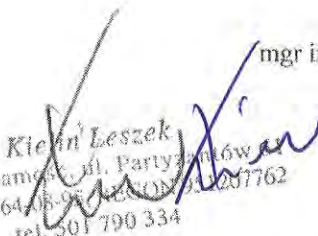
Kielin Leszek
22-400 Zamyszcze, ul. Partyzantów 16w
NIP 922-164 08-90 22 00 762
tel. 501 790 334

Za zgodność
z oryginałem

Za zgodność
z oryginałem

URZĄD WOJEWÓDZKI
w Zamościu

Zamość, dnia 30.12. 1993 r.

nr ewid. UANB -II-7342/68/93

STWIERDZENIE

PRZYGOTOWANIA ZAWODOWEGO DO PEŁNIENIA SAMODZIELNEJ FUNKCJI TECHNICZNEJ W BUDOWNICTWIE

Na podstawie § 13 ust. 1, pkt 4 lit. a, b
Rozporządzenia Ministra Gospodarki Terenowej i Ochrony Środowiska z dnia 20 lutego 1975
roku w sprawie samodzielnych funkcji technicznych w budownictwie (Dz.U.Nr 8, poz. 46 z
późniejszymi zmianami zawartymi w Dz.U.Nr 69, poz. 299 z dnia 8 sierpnia 1991 r.) stwierdza
się, że:

MARIANNA MICHAŁKIEWICZ

inżynier, Urządzeń sanitarnych

urodzony dnia 23 grudnia 1952 r. w Krzeszowie

ma przygotowanie zawodowe upoważniające do wykonywania samodzielnej funkcji

projektanta


w specjalności instalacyjno - inżynierskiej

Pan i MARIANNA MICHAŁKIEWICZ jest upoważniony do:

sporządzania projektów instalacji sanitarnych oraz projektów
sieci wodociągowych, kanalizacyjnych, gazowych i ciepłe uzbrojenie
terenu.

Za zgodność
z oryginałem

Kłopot Leszek
22-400 Zamość, ul. Partyzanów 61
NIP 922-1640-12-11, REGON 141207762
tel. 501 790 33

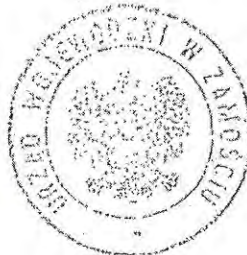


Zgodność z oryginałem
Urząd Wojewódzki w Zamościu
Urządzeń sanitarnych

Otrzymuje:

1. Marianna Michałkiewicz
22-400 Zamość
ul. Kalińska 4
2. a/a.

Zgodność z oryginałem

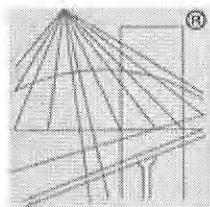

P O L S K A
I Z B A
I N Ż Y N I E R Ó W
B U D O W N I C T W A

Zaświadczenie

o numerze weryfikacyjnym:

LUB-FJK-HV2-F6J *

Pani Jadwiga Kielin o numerze ewidencyjnym LUB/IS/3593/02

adres zamieszkania Konopnickiej 6/7, 22-400 Zamość

jest członkiem Lubelskiej Okręgowej Izby Inżynierów Budownictwa i posiada wymagane ubezpieczenie od odpowiedzialności cywilnej.

Niniejsze zaświadczenie jest ważne od 2014-01-01 do 2014-12-31.

Zaświadczenie zostało wygenerowane elektronicznie i opatrzone bezpiecznym podpisem elektronicznym weryfikowanym przy pomocy ważnego kwalifikowanego certyfikatu w dniu 2014-02-13 roku przez:


Wojciech Szewczyk, Przewodniczący Rady Lubelskiej Okręgowej Izby Inżynierów Budownictwa.

(Zgodnie art. 5 ust 2 ustawy z dnia 18 września 2001 r. o podpisie elektronicznym (Dz. U. 2001 Nr 130 poz. 1450) dane w postaci elektronicznej opatrzone bezpiecznym podpisem elektronicznym weryfikowanym przy pomocy ważnego kwalifikowanego certyfikatu są równoważne pod względem skutków prawnych dokumentom opatrzonym podpisami własnoręcznymi.)

Za zgodność
z oryginałem

Kielin Leszek
22-400 Zamość, ul. Partyzantów 61
NIP 922-164-038, REGON 951207762
tel. 501 790 334

* Weryfikację poprawności danych w niniejszym zaświadczeniu można sprawdzić za pomocą numeru weryfikacyjnego zaświadczenia na stronie Polskiej Izby Inżynierów Budownictwa www.piib.org.pl lub kontaktując się z biurem właściwej Okręgowej Izby Inżynierów Budownictwa.

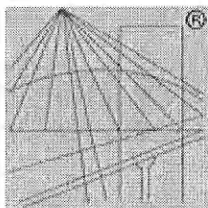

P O L S K A
I Z B A
I N Ż Y N I E R Ó W
B U D O W N I C T W A

Zaświadczenie

o numerze weryfikacyjnym:

LUB-1G4-TYG-L64 *

Pani Marianna Michałkiewicz o numerze ewidencyjnym LUB/IS/0927/01

adres zamieszkania Kalinowa 4, 22-400 Zamość

jest członkiem Lubelskiej Okręgowej Izby Inżynierów Budownictwa i posiada wymagane ubezpieczenie od odpowiedzialności cywilnej.

Niniejsze zaświadczenie jest ważne od 2014-01-01 do 2014-12-31.

Zaświadczenie zostało wygenerowane elektronicznie i opatrzone bezpiecznym podpisem elektronicznym weryfikowanym przy pomocy ważnego kwalifikowanego certyfikatu w dniu 2013-12-30 roku przez:

Wojciech Szewczyk, Przewodniczący Rady Lubelskiej Okręgowej Izby Inżynierów Budownictwa.

(Zgodnie art. 5 ust 2 ustawy z dnia 18 września 2001 r. o podpisie elektronicznym (Dz. U. 2001 Nr 130 poz. 1450) dane w postaci elektronicznej opatrzone bezpiecznym podpisem elektronicznym weryfikowanym przy pomocy ważnego kwalifikowanego certyfikatu są równoważne pod względem skutków prawnych dokumentom opatrzonym podpisami własnoręcznymi.)

Za zgodność
z oryginałem

Wojciech Szewczyk
Krzysztof Łyszczak
22-400 Zamość, Kalinowa 4, apartamentów 61
NIP 922-164-08-78, REGON 931207762
tel. 501 790 334

* Weryfikację poprawności danych w niniejszym zaświadczeniu można sprawdzić za pomocą numeru weryfikacyjnego zaświadczenia na stronie Polskiej Izby Inżynierów Budownictwa www.piib.org.pl lub kontaktując się z biurem właściwej Okręgowej Izby Inżynierów Budownictwa.



LUBELSKA
OKRĘGOWA
IZBA
INŻYNIERÓW
BUDOWNICTWA
LOIIB.OKK.7131/104/11

Lublin, dnia 25 maja 2011 r.

DECYZJA

Na podstawie art. 24 ust. 1 pkt. 2 ustawy z dnia 15 grudnia 2000 r. o samorządach zawodowych architektów, inżynierów budownictwa oraz urbanistów / Dz. U. z 2001 r. Nr 5, poz. 42, z późn. zm./, art. 13 ust. 1 pkt. 1, art. 14 ust. 1 pkt. 5 ustawy z dnia 7 lipca 1994 r. Prawo budowlane / tekst jednolity: Dz. U. z 2010 r. Nr 243, poz. 1623 /, oraz § 11 ust. 1 pkt. 1 § 12, § 15 i § 24 ust. 1 rozporządzenia Ministra Transportu i Budownictwa z dnia 28 kwietnia 2006 r. w sprawie samodzielnych funkcji technicznych w budownictwie / Dz. U. z 2006 r. Nr 83, poz. 578 / i art. 104 § 1 Kodeksu postępowania administracyjnego / Dz. U. z 2000 r. Nr 98, poz. 1071 z późn. zm. /

stwierdzamy, że

Pan Szymon Jan KRUKOWSKI

magister inżynier

urodzony dnia 13 marca 1983 r. w Zamościu

otrzymał

UPRAWNIENIA BUDOWLANE

Nr ewidencyjny : LUB/0079/POOE/11

*do projektowania bez ograniczeń
w specjalności instalacyjnej w zakresie sieci, instalacji i urządzeń
elektrycznych i elektroenergetycznych*

UZASADNIENIE

W związku z uwzględnieniem w całości zadania strony, na podstawie art. 107 § 4 Kodeksu postępowania administracyjnego / Dz. U. z 2000 r. Nr 98, poz. 1071 z późn. zm. / odstepuje się od uzasadnienia decyzji.

Zakres nadanych uprawnień budowlanych wskazano na odwrocie decyzji.

POUCZENIE

- Zgodnie z art. 12 ust. 7 w/w ustawy – Prawo budowlane – podstawę do wykonywania samodzielnych funkcji technicznych w budownictwie stanowi wpis do centralnego rejestru Głównego Inspektora Nadzoru Budowlanego oraz wpis na listę członków właściwej izby samorządu zawodowego.
- Od niniejszej decyzji służy odwołanie do Krajowej Komisji Kwalifikacyjnej Polskiej Izby Inżynierów Budownictwa w Warszawie, za pośrednictwem Lubelskiej Okręgowej Izby Inżynierów Budownictwa w Lublinie w terminie 14 dnia od daty jej doręczenia.

Skład orzekający Okręgowej Komisji Kwalifikacyjnej

Członek

mgr inż. Maria Kosler

Członek


inż. Edward Woźniak

Przewodniczący
Składu Orzekającego OKK.

dr inż. Bolesław Horyński

Otrzymują:

- Pan Szymon Krukowski
ul. Pawia 26/25
01-058 Warszawa
- Główny Inspektor
Nadzoru Budowlanego
- a/a

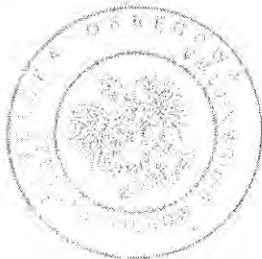

**Potwierdzam zgodność
z oryginałem**

Henryk Krukowski
LUB/0079/POOE/11/19/82

**Szczegółowy zakres uprawnień
do projektowania bez ograniczeń
w specjalności instalacyjnej w zakresie sieci, instalacji i urządzeń
elektrycznych i elektroenergetycznych**


Pan Szymon Jan KRUKOWSKI


- I. Na mocy art. 12 ust.1 pkt.1 i 5 oraz art. 13 ust. 4 ustawy - Prawo budowlane, w zakresie objętym w/w specjalnością, niniejsze uprawnienia stanowią podstawę do:
- projektowania, sprawdzania projektów budowlanych w specjalności objętej niniejszymi uprawnieniami i sprawowanie nadzoru autorskiego,
 - sprawowania kontroli technicznej utrzymania obiektów budowlanych z zastrzeżeniem art. 62 ust. 5 ustawy.
bez ograniczeń
- II. Na mocy § 15 i § 24 ust. 1 rozporządzenia Ministra Transportu i Budownictwa z dnia 28 kwietnia 2006 r. w sprawie samodzielnych funkcji technicznych w budownictwie / Dz. U. Nr 83, poz. 578 /, niniejsze uprawnienia uprawniają do:
- sporządzania projektów zagospodarowania działki lub terenu w zakresie tej specjalności,
 - projektowania obiektu budowlanego, takiego jak: sieci, instalacje i urządzenia elektryczne i elektroenergetyczne, w tym kolejowe, trolejbusowe i tramwajowe sieci trakcyjne wraz z urządzeniami do zasilania i sterowania.

Skład orzekający Okręgowej Komisji Kwalifikacyjnej

Członek

mgr inż. Maria Koster

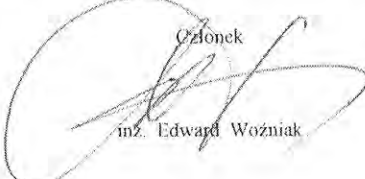Członek

inż. Edward Woźniak

Przewodniczący
Składu Orzekającego OKK

dr inż. Bolesław Horyński

Potwierdzam zgodność
z oryginałem


Henryk Krukowski
upr. bud. ANB 51/W1/19/82

URZĄD WOJEWÓDZKI
w Zamościu
GP-II-7342/94/94

Zamość, dnia 14.12.1994r.

STWIERDZENIE PRZYKOTOWANIA ZAWODOWEGO DO PEŁNIENIA SAMODZIELNEJ FUNKCJI TECHNICZNEJ W BUDOWNICTWIE

Na podstawie §2 ust.1 pkt 1, §5 ust.1, §6 ust.1, §7, §13 ust.1 pkt 4 lit.d rozporządzenia Ministra Gospodarki Terenowej i Ochrony Środowiska z dnia 20 lutego 1975 roku w sprawie samodzielnych funkcji technicznych w budownictwie (Dz.U.Nr 8, poz.46 z późniejszymi zmianami zawartymi w Dz.U.Nr 69, poz.299 z dnia 8 sierpnia 1991 r.) stwierdza się, że:

Pan JANUSZ LUCZKA

- inżynier elektryk
urodzony dn.20 lutego 1945 r. w Płoskiem
ma przygotowanie zawodowe upoważniające do wykonywania samodzielnej funkcji projektanta, kierownika budowy i robót w specjalności instalacyjno-inżynieryjnej w zakresie sieci i instalacji elektrycznych

Pan JANUSZ LUCZKA jest upoważniony do:

1. Sporządzania projektów sieci i instalacji elektrycznych.
2. Kierowania, nadzorowania i kontrolowania budowy i robót, kierownia i kontrolowania wytwarzania konstrukcyjnych elementów sieci i instalacji elektrycznych obejmujących instalacje elektryczne napowietrzne i kablowe linie elektryczne, stacje i urządzenia elektroenergetyczne oraz oceniania i badania stanu technicznego w zakresie sieci i instalacji elektrycznych.

Otrzymuje:


1. Pan Janusz Luczka
zam. Płoskie.
2. aa.



Z up. WOJEWODY
mgr Marek Pakula
DYREKTOR WYDZIAŁU
Gospodarki Przestrzennej

Potwierdzam zgodność
z oryginałem

Henryk Krukowski
upr. bud. ANB-513/1/19/82

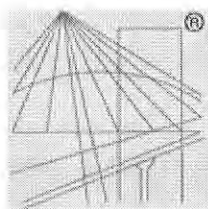

P O L S K A
I Z B A
I N Ż Y N I E R Ó W
B U D O W N I C T W A

Zaświadczenie

o numerze weryfikacyjnym:

MAZ-CKD-Y6X-KZS *

Pan SZYMON JAN KRUKOWSKI o numerze ewidencyjnym MAZ/IE/0684/11
adres zamieszkania ul. WYSZYŃSKIEGO 43 A m. 11, 22-400 ZAMOŚĆ
jest członkiem Mazowieckiej Okręgowej Izby Inżynierów Budownictwa i posiada wymagane
ubezpieczenie od odpowiedzialności cywilnej.

Niniejsze zaświadczenie jest ważne od 2014-04-01 do 2014-09-30.

Zaświadczenie zostało wygenerowane elektronicznie i opatrzone bezpiecznym podpisem elektronicznym
weryfikowanym przy pomocy ważnego kwalifikowanego certyfikatu w dniu 2014-04-07 roku przez:


Mieczysław Grodzki, Przewodniczący Rady Mazowieckiej Okręgowej Izby Inżynierów Budownictwa.

(Zgodnie art. 5 ust 2 ustawy z dnia 18 września 2001 r. o podpisie elektronicznym (Dz. U. 2001 Nr 130 poz. 1450) dane w postaci
elektronicznej opatrzone bezpiecznym podpisem elektronicznym weryfikowanym przy pomocy ważnego kwalifikowanego certyfikatu są
równoważne pod względem skutków prawnych dokumentom opatrzonym podpisami własnoręcznymi.)

* Weryfikację poprawności danych w niniejszym zaświadczeniu można sprawdzić za pomocą numeru weryfikacyjnego zaświadczenia na
stronie Polskiej Izby Inżynierów Budownictwa www.piib.org.pl lub kontaktując się z biurem właściwej Okręgowej Izby Inżynierów
Budownictwa.

**Powierdzam zgodność
z oryginałem**

Henryk Krukowski
uczn. bud. ANB-513/11/82

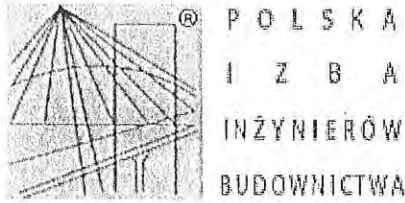

Zaświadczenie

o numerze weryfikacyjnym:

LUB-8CS-VMX-BZJ *

Pan Janusz Łuczka o numerze ewidencyjnym LUB/IE/0307/03
adres zamieszkania Płoskie 398, 22-400 Zamość
jest członkiem Lubelskiej Okręgowej Izby Inżynierów Budownictwa i posiada wymagane
ubezpieczenie od odpowiedzialności cywilnej.
Niniejsze zaświadczenie jest ważne od 2014-03-01 do 2015-02-28.

Zaświadczenie zostało wygenerowane elektronicznie i opatrzone bezpiecznym podpisem elektronicznym
weryfikowanym przy pomocy ważnego kwalifikowanego certyfikatu w dniu 2014-02-12 roku przez:

Wojciech Szewczyk, Przewodniczący Rady Lubelskiej Okręgowej Izby Inżynierów Budownictwa.

(Zgodnie art. 5 ust 2 ustawy z dnia 18 września 2001 r. o podpisie elektronicznym (Dz. U. 2001 Nr 130 poz. 1450) dane w postaci
elektronicznej opatrzone bezpiecznym podpisem elektronicznym weryfikowanym przy pomocy ważnego kwalifikowanego certyfikatu są
równoważne pod względem skutków prawnych dokumentom opatrzonym podpisami własnoręcznymi.)

Potwierdzam zgodność
z oryginałem

Henryk Krukowski
upr. bud. AA 5131/19/82

* Weryfikację poprawności danych w niniejszym zaświadczeniu można sprawdzić za pomocą numeru weryfikacyjnego zaświadczenia na
stronie Polskiej Izby Inżynierów Budownictwa www.piib.org.pl lub kontaktując się z biurem właściwej Okręgowej Izby Inżynierów
Budownictwa.

**BUDOWA UL. LUDOWEJ I UL. ZDROWOTNEJ W LESZNOWOLI.
PROJEKT WYKONAWCZY. PRZEBUDOWA KANALIZACJI I KABLI TELEKOMUNIKACYJNYCH**

BIURO STUDIÓW I PROJEKTÓW ŁĄCZNOŚĆ
PRZEDSIĘBIORSTWO PAŃSTWOWE
00-238 Warszawa, ul. Długa 23/25
000132612 Tel. Centr. (0-22) 831-91-91
NIP 525-000-27-12 Fax (0-22) 831-91-79
Tel. (0-22) 831-91-13
Nr. Opawa. 1286/2/94

ODPIS

Warszawa, 1995.05.09

**DECYZJA
o stwierdzeniu przygotowania
zawodowego do pełnienia samodzielnych funkcji
technicznych w budownictwie**

Na podstawie & 13 ust.3 Rozporządzenia Ministra Gospodarki Terenowej i Ochrony Środowiska z dnia 20 lutego 1975 roku w sprawie samodzielnych funkcji technicznych w budownictwie /Dziennik Ustaw Nr 8/75, poz.46 z późn. zmianami/ stwierdza się, że:

Grzesiak Wojciech
urodzony 1955.04.24
posiada przygotowanie zawodowe do wykonywania
samodzielnej funkcji **p r o j e k t a n t a**

Pan Grzesiak Wojciech upoważniony jest do sporządzania projektów w zakresie sieci, instalacji i urządzeń telekomunikacyjnych.

Otrzymują:
- zainteresowany
- a/a

DYREKTOR
[Signature]
mgr Lech Barlak

Za zgodność
z oryginałem

Potwierdzam zgodność
z oryginałem

[Signature]
Kielin Leszek
22-400 7...yzantów 61
NIP 922-400...5. REGON 951207762
tel. 501 790 534

KIEROWNIK DZIAŁU
Kadr. Zatrudnienia i Płac
[Signature]
mgr Halina Górecka



PREZES URZĘDU REGULACJI
TELEKOMUNIKACJI
I POCZTY

Witold Graboś

DTK-WSB-6120-3199/04 (3)

DECYZJA Nr DTK-WSB/02477/04/U

z dnia 26 kwietnia 2004 r.

Na podstawie § 11 rozporządzenia Ministra Łączności z dnia 10 października 1995 r. w sprawie samodzielnych funkcji technicznych w budownictwie telekomunikacyjnym (Dz.U. z 1995 r. Nr 120, poz. 581 z późn. zm.) oraz art. 104 § 1 ustawy z dnia 14 czerwca 1960 r. - Kodeks postępowania administracyjnego (j.t. Dz.U. z 2000 r. Nr 98, poz. 1071), po rozpatrzeniu wniosku Pana Grzegorza Marka Giermakowskiego z dnia 26.02.2004 r., w sprawie nadania uprawnień budowlanych w telekomunikacji

Nadaję Panu **mgr inż. Grzegorzowi Markowi Giermakowskiemu**
urodzonemu **09.05.1970 r. w Sanoku**

uprawnienia budowlane w telekomunikacji

do **Projektowania i kierowania robotami budowlanymi
w specjalnościach instalacyjnych
w telekomunikacji przewodowej wraz z infrastrukturą towarzyszącą**

bez ograniczeń


UZASADNIENIE

Na podstawie złożonych dokumentów, przez ubiegającego się o uprawnienia budowlane w telekomunikacji Komisja Egzaminacyjna w postępowaniu kwalifikacyjnym stwierdziła, że spełnił on warunki w zakresie przygotowania zawodowego niezbędnego do uzyskania uprawnień we wnioskowanym zakresie. Jednocześnie ubiegający się złożył egzamin przed Komisją Egzaminacyjną z pozytywnym wynikiem. Wobec powyższego należało orzec jak na wstępie.

Decyzja jest ostateczna w administracyjnym toku instancji.

POUCZENIE

Od decyzji odwołanie nie przysługuje, jednak stronie niezadowolonej z rozstrzygnięcia służy prawo złożenia wniosku o ponowne rozpatrzenie sprawy do Prezesa Urzędu Regulacji Telekomunikacji i Poczty (ul. Kasprzaka 18/20 01-211 Warszawa) w terminie 14 dni od otrzymania decyzji (art. 127 § 3 i 129 § 2 Kpa).

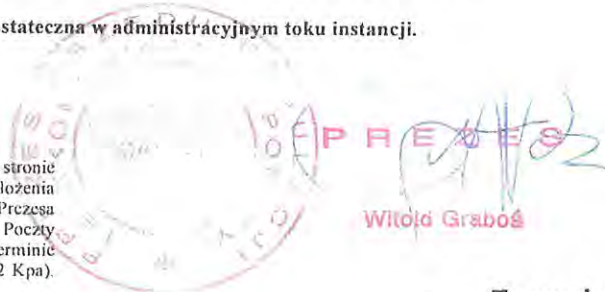

Za zgodność
z oryginałem

Kielm Leszek
22-400 Zamówienie i dokumentów 61
NIP 922-164 00 05 REGON 901207762
tel. 501 790 334



Zaświadczenie

o numerze weryfikacyjnym:

MAZ-7KC-BB7-DMA *

Pan **WOJCIECH GRZESIAK** o numerze ewidencyjnym **MAZ/IE/2484/02**

adres zamieszkania **ul. DŁUGA 27 m.14, 00-238 WARSZAWA**

jest członkiem Mazowieckiej Okręgowej Izby Inżynierów Budownictwa i posiada wymagane ubezpieczenie od odpowiedzialności cywilnej.

Niniejsze zaświadczenie jest ważne od 2014-01-01 do 2014-12-31.

Zaświadczenie zostało wygenerowane elektronicznie i opatrzone bezpiecznym podpisem elektronicznym weryfikowanym przy pomocy ważnego kwalifikowanego certyfikatu w dniu 2013-12-23 roku przez:

Mieczysław Grodzki, Przewodniczący Rady Mazowieckiej Okręgowej Izby Inżynierów Budownictwa.

(Zgodnie art. 5 ust 2 ustawy z dnia 18 września 2001 r. o podpisie elektronicznym (Dz. U. 2001 Nr 130 poz. 1450) dane w postaci elektronicznej opatrzone bezpiecznym podpisem elektronicznym weryfikowanym przy pomocy ważnego kwalifikowanego certyfikatu są równoważne pod względem skutków prawnych dokumentom opatrzonym podpisami własnoręcznymi.)

Za zgodność
z oryginałem

Krzysztof Leszek
22-400 700 000 ul. Inżynierów 61
NIP 922-16 40 000 REGON 951207762
tel. 501 790 334

* Weryfikację poprawności danych w niniejszym zaświadczeniu można sprawdzić za pomocą numeru weryfikacyjnego zaświadczenia na stronie Polskiej Izby Inżynierów Budownictwa www.piib.org.pl lub kontaktując się z biurem właściwej Okręgowej Izby Inżynierów Budownictwa.



Zaświadczenie

o numerze weryfikacyjnym:

MAZ-J5A-Q8E-6SZ *

Pan GRZEGORZ MAREK GIERMAKOWSKI o numerze ewidencyjnym MAZ/IE/0639/04
adres zamieszkania DROGOMILSKA 20/22 m. 40, 01-365 WARSZAWA
jest członkiem Mazowieckiej Okręgowej Izby Inżynierów Budownictwa i posiada wymagane
ubezpieczenie od odpowiedzialności cywilnej.
Niniejsze zaświadczenie jest ważne od 2014-05-01 do 2015-04-30.

Zaświadczenie zostało wygenerowane elektronicznie i opatrzone bezpiecznym podpisem elektronicznym
weryfikowanym przy pomocy ważnego kwalifikowanego certyfikatu w dniu 2014-03-27 roku przez:

Jerzy Kotowski, Zastępca Przewodniczącego Rady Mazowieckiej Okręgowej Izby Inżynierów Budownictwa.

(Zgodnie art. 5 ust 2 ustawy z dnia 18 września 2001 r. o podpisie elektronicznym (Dz. U. 2001 Nr 130 poz. 1450) dane w postaci
elektronicznej opatrzone bezpiecznym podpisem elektronicznym weryfikowanym przy pomocy ważnego kwalifikowanego certyfikatu są
równoważne pod względem skutków prawnych dokumentom opatrzonym podpisami własnoręcznymi.)

**Za zgodność
z oryginałem**

Kielin Leszek
22-400 Żurów, ul. Piłsudskiego 61
NIP 922-164-06-52, KRS 00001307762
tel. 501 790 334

* Weryfikację poprawności danych w niniejszym zaświadczeniu można sprawdzić za pomocą numeru weryfikacyjnego zaświadczenia na
stronie Polskiej Izby Inżynierów Budownictwa www.piib.org.pl lub kontaktując się z biurem właściwej Okręgowej Izby Inżynierów
Budownictwa.

OŚWIADCZENIE

Na podstawie art. 20, ust. 4 ustawy z dnia 7 lipca 1994r. – *Prawo budowlane* (Dz. U. z 2010 r Nr 243, poz. 1623 z późniejszymi zmianami)

OŚWIADCZAM,

że projekt budowlany na budowę ulicy Zdrowotnej na odcinku od Al. Krakowskiej do ul Ludowej w m. Marysin gmina Lesznowola został sporządzony zgodnie z obowiązującymi przepisami oraz zasadami wiedzy technicznej.

Projektant: mgr inż. Leszek Kielin
Nr upr. BGPK-I-8387/3/90



Sprawdzający: mgr inż. Andrzej Małyszek
Nr upr. LUB/0039/PWOD/05



OŚWIADCZENIE

Na podstawie art. 20, ust. 4 ustawy z dnia 7 lipca 1994r. – *Prawo budowlane* (Dz. U. z 2010 r Nr 243, poz. 1623 z późniejszymi zmianami)


OŚWIADCZAM,

że projekt budowlany na budowę kanalizacji deszczowej w ulicy Zdrowotnej na odcinku od Al. Krakowskiej do ul Ludowej w m. Marysin gmina Lesznowola został sporządzony zgodnie z obowiązującymi przepisami oraz zasadami wiedzy technicznej.

Projektant :
mgr inż. Jadwiga Kielin
LUB/0010/P00S/05


mgr inż. Jadwiga Kielin
ul. ...
LUB/0010/P00S/05

Sprawdzający :
inż. Marianna Michalkiewicz
UANB-II-7342/68/93

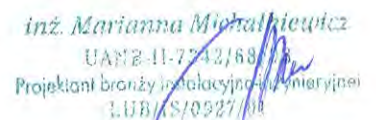
inż. Marianna Michalkiewicz
UANB-II-7342/68/93
Projektant branży instalacyjno-energetycznej
LUB/0027/00

OŚWIADCZENIE

Zgodnie z art. 20 ust. 4 Prawa Budowlanego (Dz. U. Nr 207 poz. 216 z 2003r.z późniejszymi zmianami) Oświadczam, że sporządzony **Projekt Budowlany (Wykonawczy)** pod nazwą **Budowa Linii kablowych niskiego napięcia z przyłączami ul. Zdrowotna i Ludowa St. Tr. K – 0771 ul. Zdrowotna, St. Tr. K – 1638 ul. Ludowa dla Gmina Lesznowo ul. Gminnej Rady Narodowej 60** jest kompletny, zgodny z obowiązującymi przepisami oraz zasadami wiedzy technicznej.

Projektował : mgr inż. Szymon Krukowski
br. elektryczna Nr upr. LUB/0079/POE/11

mgr inż. SZYMON KRUKOWSKI
Szymon Krukowski
Nr ewid. LUB/0079/POE/11
upr. bud. do projektowania bez ograniczeń
w specjalności instalacyjnej w zakresie
sieci, instalacji i urządzeń
elektrycznych i elektroenergetycznych

Sprawdził : inż. Janusz Łuczka
br. elektryczna : Nr upr. GP-II-7342/94/94

Inż. Elektryk Janusz Łuczka
Uprawnienia do projektowania
i kierowania robotami, bez ograniczeń
W specjalności instalacji elektrycznych
Upr. Nr. GP-II.7342/94/94
Nr ewid. LUB/IE/0307/03

Opracował : Henryk Krukowski
br. elektryczna : Nr upr. ANB-513/1/19/82

Henryk Krukowski
upr. bud. ANB-513/1/19/82

Zamość 2014.07.01

OŚWIADCZENIE

Zgodnie z art. 20 ust. 4 Prawa Budowlanego (Dz. U. Nr 207 poz. 216 z 2003r.z późniejszymi zmianami) Oświadczam, że sporządzony **Projekt Budowlany (Wykonawczy)** pod nazwą **Budowa Oświetlenia kablowego ul. Zdrowotna i Ludowa St. Tr. K – 0771 ul. Zdrowotna, St. Tr. K – 1638 ul. Ludowa dla Gmina Lesznowola ul. Gminnej Rady Narodowej 60** jest kompletny, zgodny z obowiązującymi przepisami oraz zasadami wiedzy technicznej.

Projektował : mgr inż. Szymon Krukowski
br. elektryczna Nr upr. LUB/0079/POE/11

mgr inż. SZYMON KRUKOWSKI

nr ewid. LUB/0079/POE/11
upr. bud. do projektowania bez ograniczeń
w specjalności instalacyjnej w zakresie
sieci, instalacji i urządzeń
elektrycznych i elektroenergetycznych

Sprawdził : inż. Janusz Łuczka
br. elektryczna : Nr upr. GP-II-7342/94/94

Inż. Elektryk Janusz Łuczka
Uprawnienia do projektowania
i kierowania rob. bud. bez ograniczeń
W specjalności sieci instalacji elektrycznych
upr. Nr. GP.II.7342/94/94
Nr ewid. LUB/IE/0307/03

Opracował : Henryk Krukowski
br. elektryczna : Nr upr. ANB-513/1/19/82

Henryk Krukowski
upr. bud. ANB-513/1/19/82

Zamość 2014.07.01

I. CZĘŚĆ FORMALNO PRAWNA

I.1 OŚWIADCZENIE PROJEKTANTA I SPRAWDZAJĄCEGO

Zgodnie z art. 20 ust. 4 ustawy z dnia 7 lipca 1994r. Prawo Budowlane (tj. Dz. U. Nr 207, z 2003r. poz. 2016 z późn. zm.) oświadczamy, że dokumentacja projektowa inwestycji o nazwie:

Budowa ul. Ludowej i ul. Zdrowotnej w Marysinie, gmina Lesznowola

zlokalizowana na działkach ewidencyjnych :

Działki nr: 12/13 ; 27/1 ; 26/1 ; 25/1 ; 24/1 ; 9/3 ; 23/21 ; 22/1 ; 84/1 ; 83 ; 20/1 ; 19 ; 4/1 ; 18 ; 14

opracowana dla Inwestora:

Gmina Lesznowola
ul. Gminnej Rady Narodowej 60
05 506 Lesznowola

w odniesieniu do projektu branży teletechnicznej:

- została wykonana zgodnie z obowiązującymi przepisami oraz zasadami wiedzy technicznej,
- została sporządzona zgodnie z umową, została sprawdzona i uznana za opracowaną zgodnie z obowiązującymi przepisami technicznymi i normami.

PROJEKTANT:

Wojciech Giermak

UPRAWNIENIA BUDOWLANE

do projektowania sieci i
urządzeń telekomunikacyjnych
Nr. Up. 200 / 2 / 94

SPRAWDZAJĄCY:

mgr inż. Grzegorz Giermakowski

DTK-WSB/02477/04/U